



CEODEZYJNE  
 Marek Dziadosz  
 ul. Żelazna 10  
 41-005 Opole  
 tel. (077) 65 84 630  
 NIP: 780-000-000-15

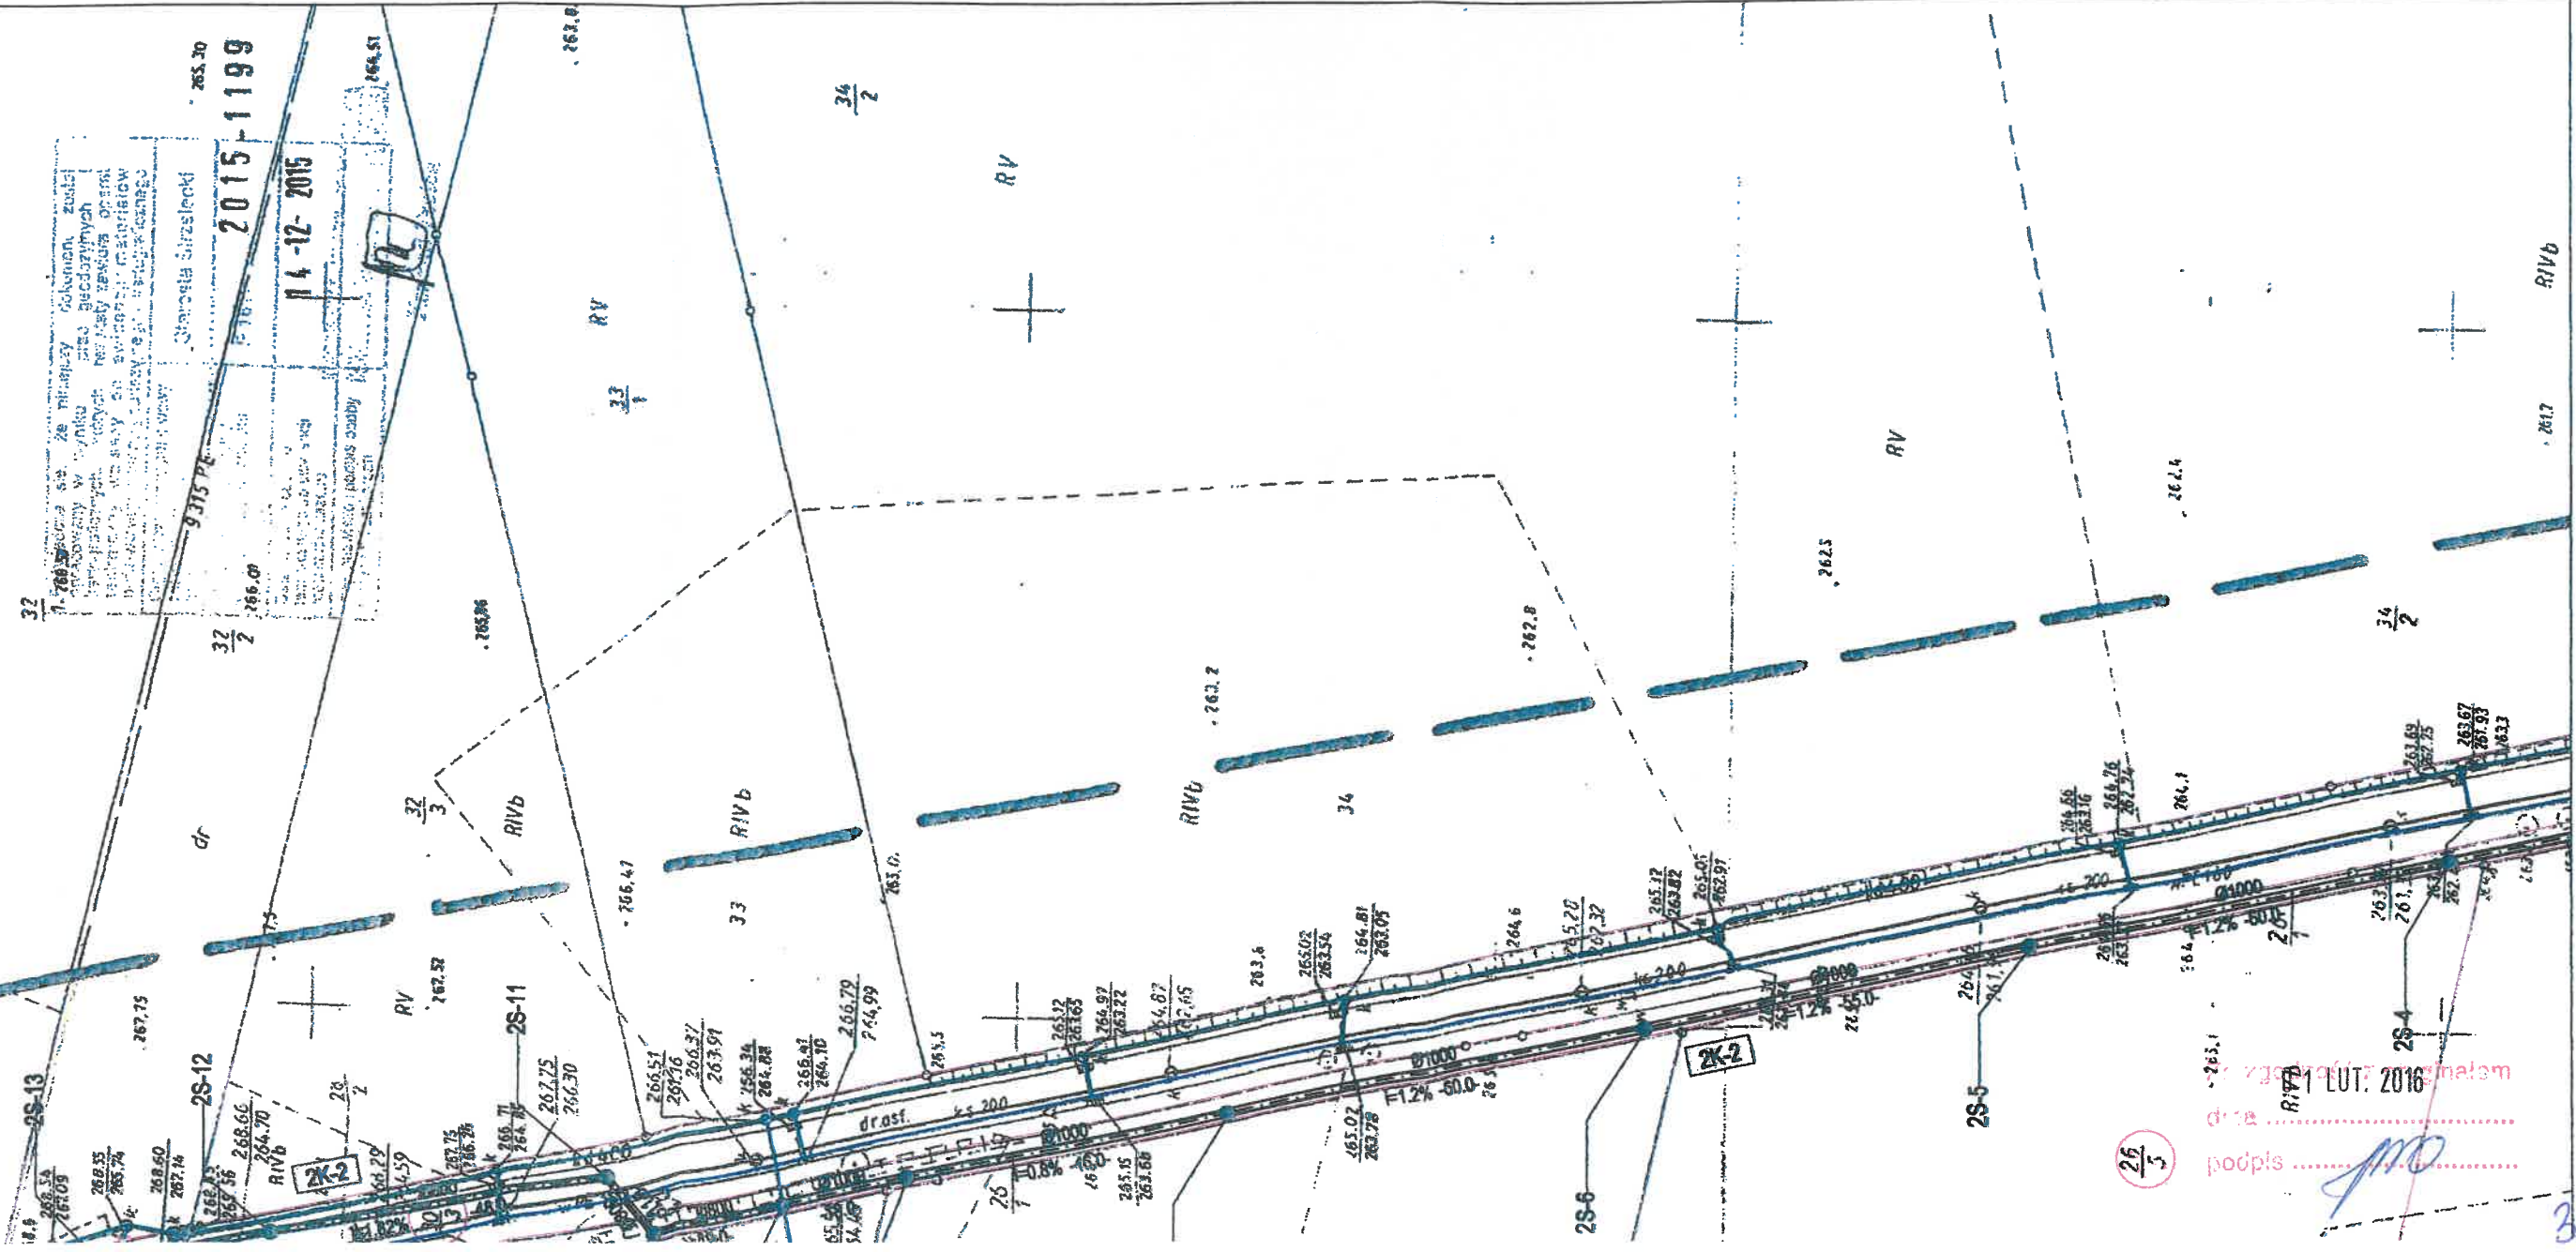

25/3  
 podpis .....  
 1 LUT. 2016

STAROSTWO POWIATOWE W STRZELCACH OPOLSKICH  
 Świadcza się, że niniejsza dokumentacja projektowa  
 w zakresie projektowanych sieci / przyłączy była przedmiotem  
 narady koordynacyjnej przeprowadzonej w formie  
 bezpiecznej / elektronicznej i została zarejestrowana  
 w dniu 21 01 2016 r., pod Nr GKN 6630 3.2016  
 Z up. Starosty Strzeleckiego  
 (podpis przewodniczącego narady)  
 Teresa Długosz

UKŁAD ARKUSZY MAP

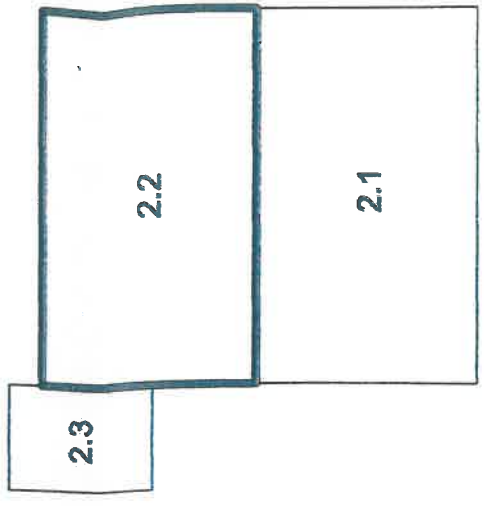

OBIEKTY ISTNIEJĄCE

- kanalizacja sanitarna
- kanalizacja deszczowa
- wodociąg
- gazociąg
- kabel energetyczny
- kabel telekomunikacyjny

OBIEKTY PROJEKTOWANE

- projektowana kanalizacja deszczowa
- projektowana kanalizacja sanitarne
- włót do zbiornika średnicy Ø800
- włót do zbiornika średnicy Ø500
- likwidowana kanalizacja deszczowa
- rów
- droga technologiczna
- ekarpy zbiornika
- przebudowa kanalizacji sanitarnej
- pompownia wód deszczowych
- separator zintegrowany z osadnikiem

Przedsiębiorstwo Budowlano-Handlowe  
 MARI-POL sp. z o.o.  
 ul. Gustawa Morcinka 43; 45-317 Opole

Stadium dokumentacji	Przedsiębiorstwo Budowlano-Handlowe MARI-POL sp. z o.o. ul. Gustawa Morcinka 43; 45-317 Opole		
Obiekt	„Budowa sieci odprowadzenia wód opadowych z terenów inwestycyjnych Katowickiej Specjalnej Strefy Ekonomicznej, zlokalizowanych w gminie Ujazd, na terenie Strefy Aktywności Gospodarczej w Olszynie - 1 etap”		
Przedmiot rysunku	PROJEKT ZAGOSPODAROWANIA TERENU		
Skala: 1:1000	Projektant: mgr inż. Adam Lauda Upr. nr OPL0643/PO08/10	Rys. 2.2	Egz. Nr. I
Data: 01.2016r.	Wykonawca: mgr inż. Stanisław Stanisławski Upr. nr 147/86/Op		