


owiązanie do istniejącego  
ogrodzenia

Sw-2  
261,66  
261,03  
260,53  
259,53  
258,53

ZASILANIE  
YAKXS 4x120 mm<sup>2</sup> POMPOWNI  
FeZn 25x4 mm ŚCIEKÓW  
dł. 130 m DESZCZOWYCH

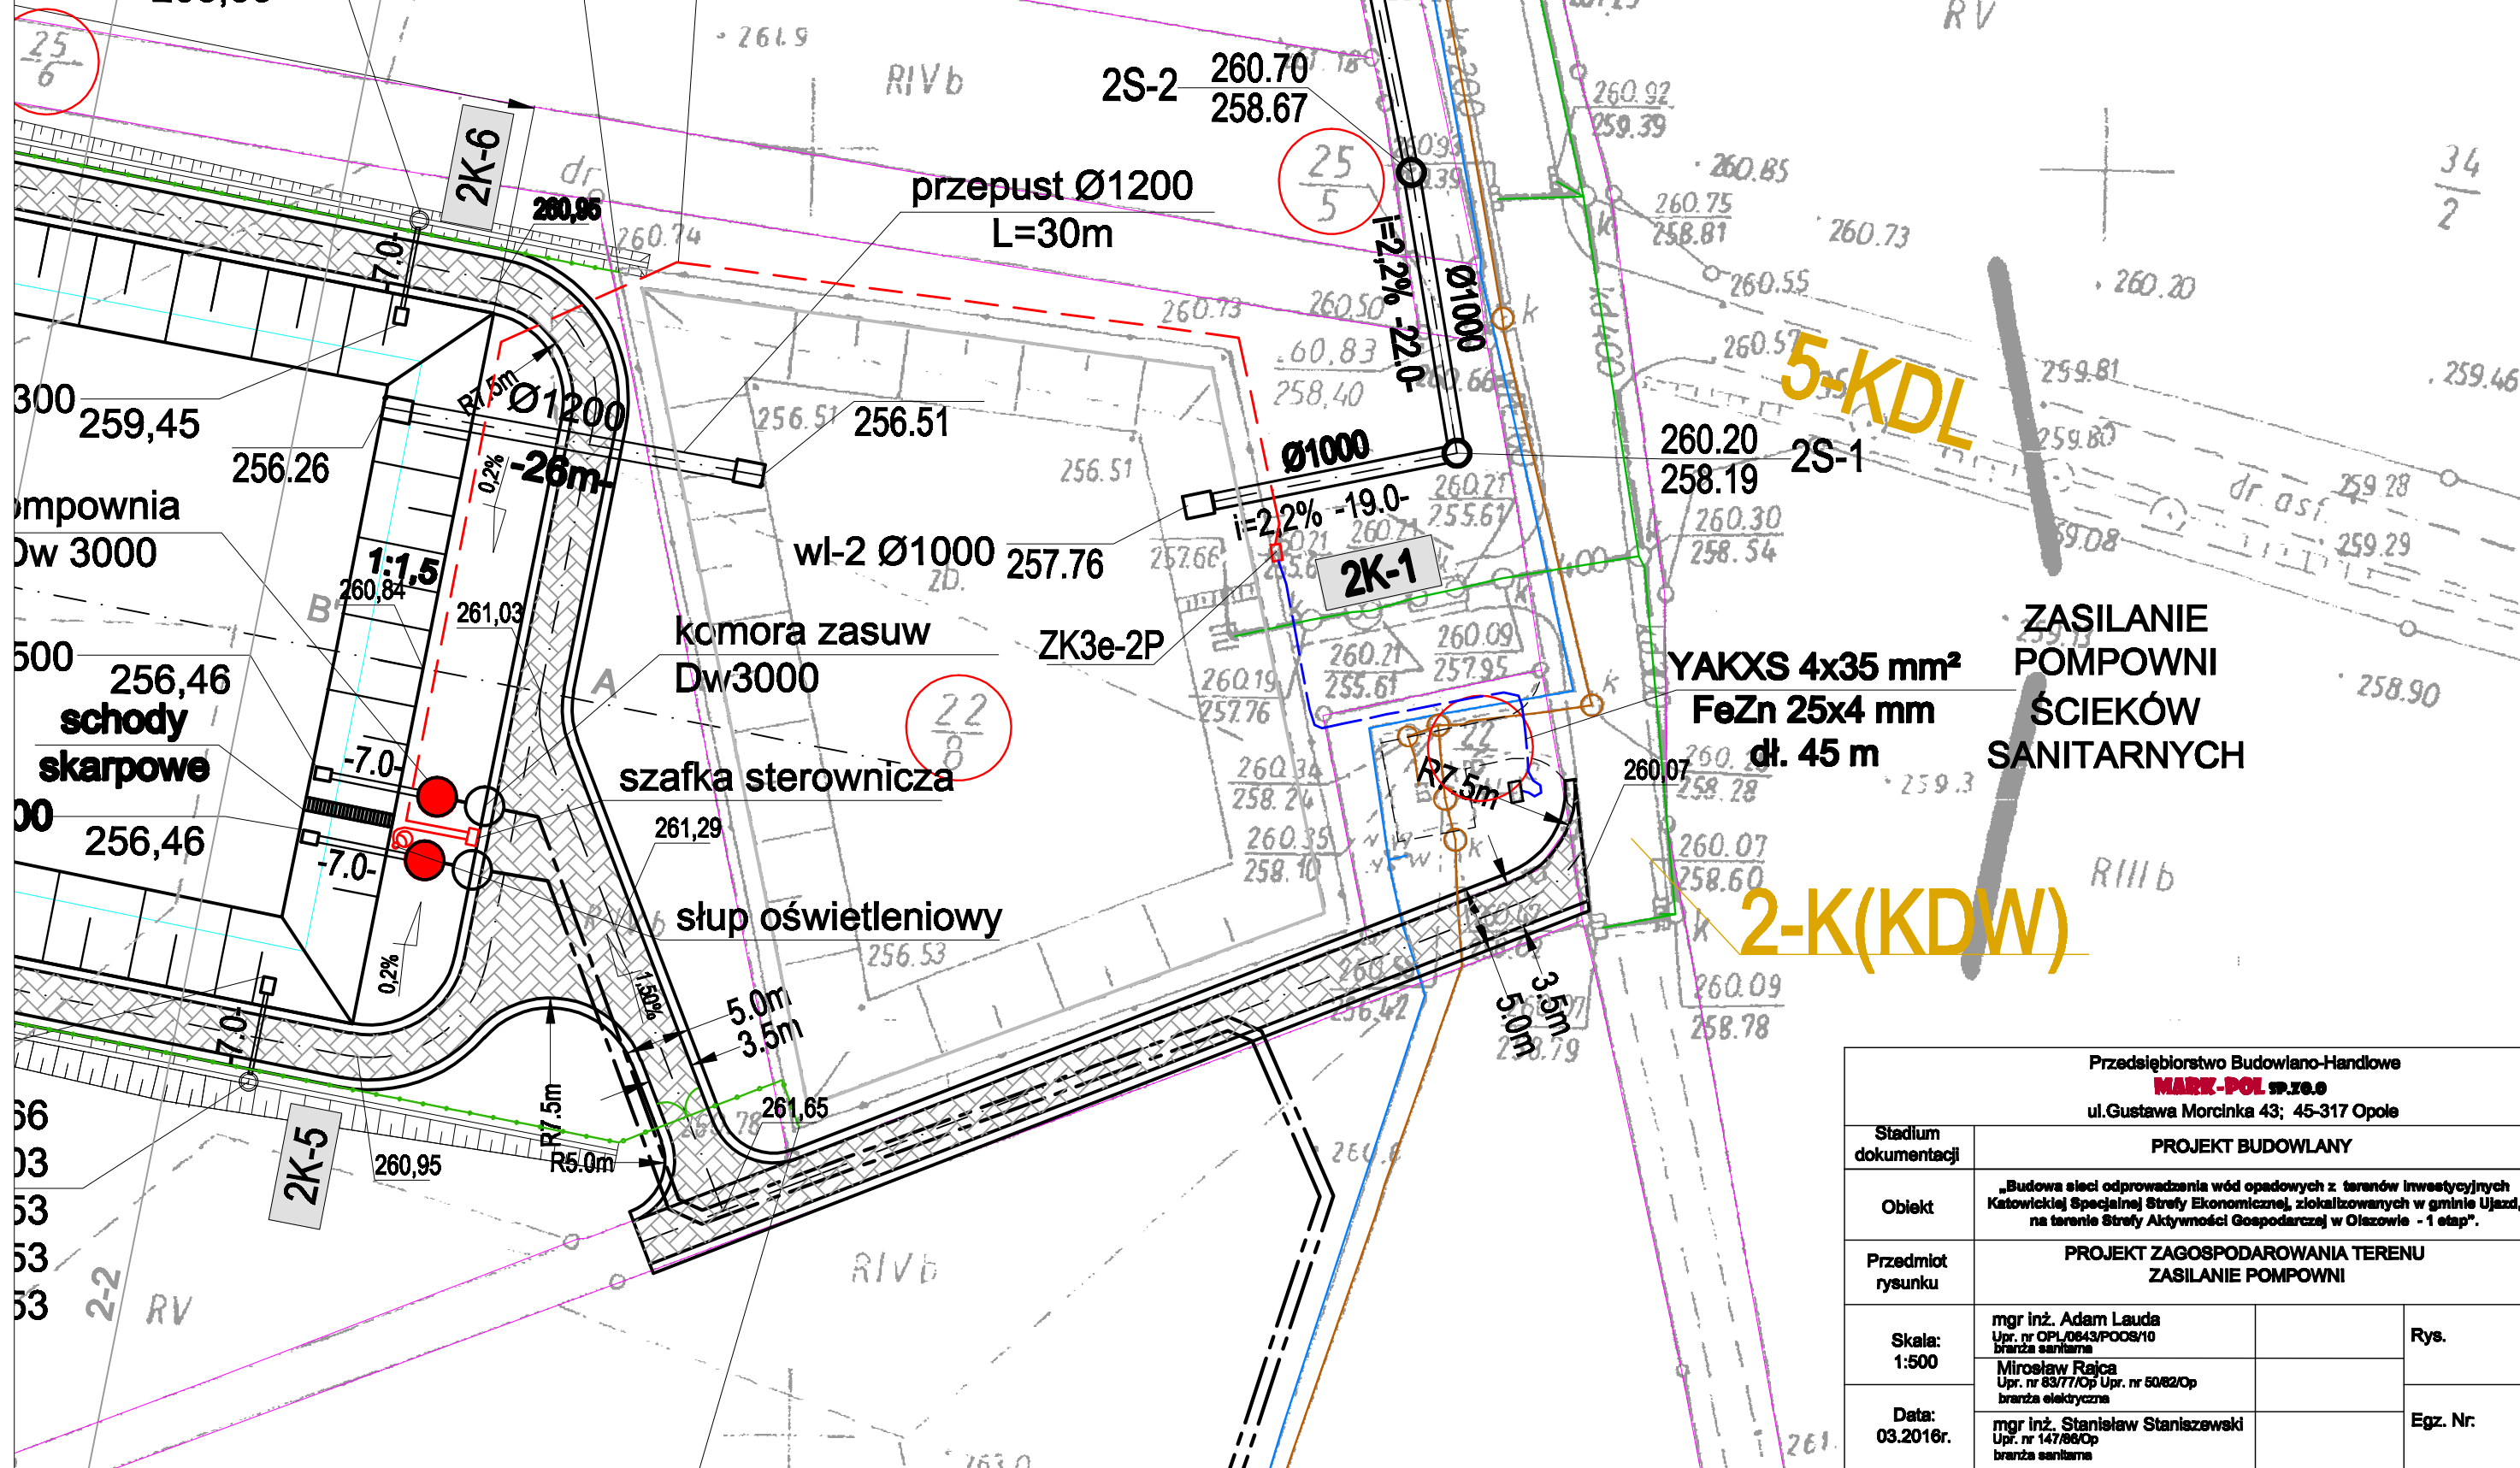

ZASILANIE  
YAKXS 4x35 mm<sup>2</sup> POMPOWNI  
FeZn 25x4 mm ŚCIEKÓW  
dł. 45 m SANITARNYCH

2-K(KDW)

Przedsiębiorstwo Budowlano-Handlowe <b>MARK-POL sp. z o.o.</b> ul. Gustawa Morcinka 43; 45-317 Opole			
Stadium dokumentacji	PROJEKT BUDOWLANY		
Objekt	„Budowa sieci odprowadzenia wód opadowych z terenów inwestycyjnych Katowickiej Specjalnej Strefy Ekonomicznej, zlokalizowanych w gminie Ujazd, na terenie Strefy Aktywności Gospodarczej w Olaszowie - 1 etap”.		
Przedmiot rysunku	PROJEKT ZAGOSPODAROWANIA TERENU ZASILANIE POMPOWNI		
Skala: 1:500	mgr inż. Adam Lauda Up. nr OPL/0643/PO08/10 branża sanitarna		Rys.
Data: 03.2016r.	Mirosław Rajca Up. nr 8377/Op Up. nr 5082/Op branża elektryczna		Egz. Nr.
	mgr inż. Stanisław Staniszewski Up. nr 147/88/Op branża sanitarna		